



PISO 2

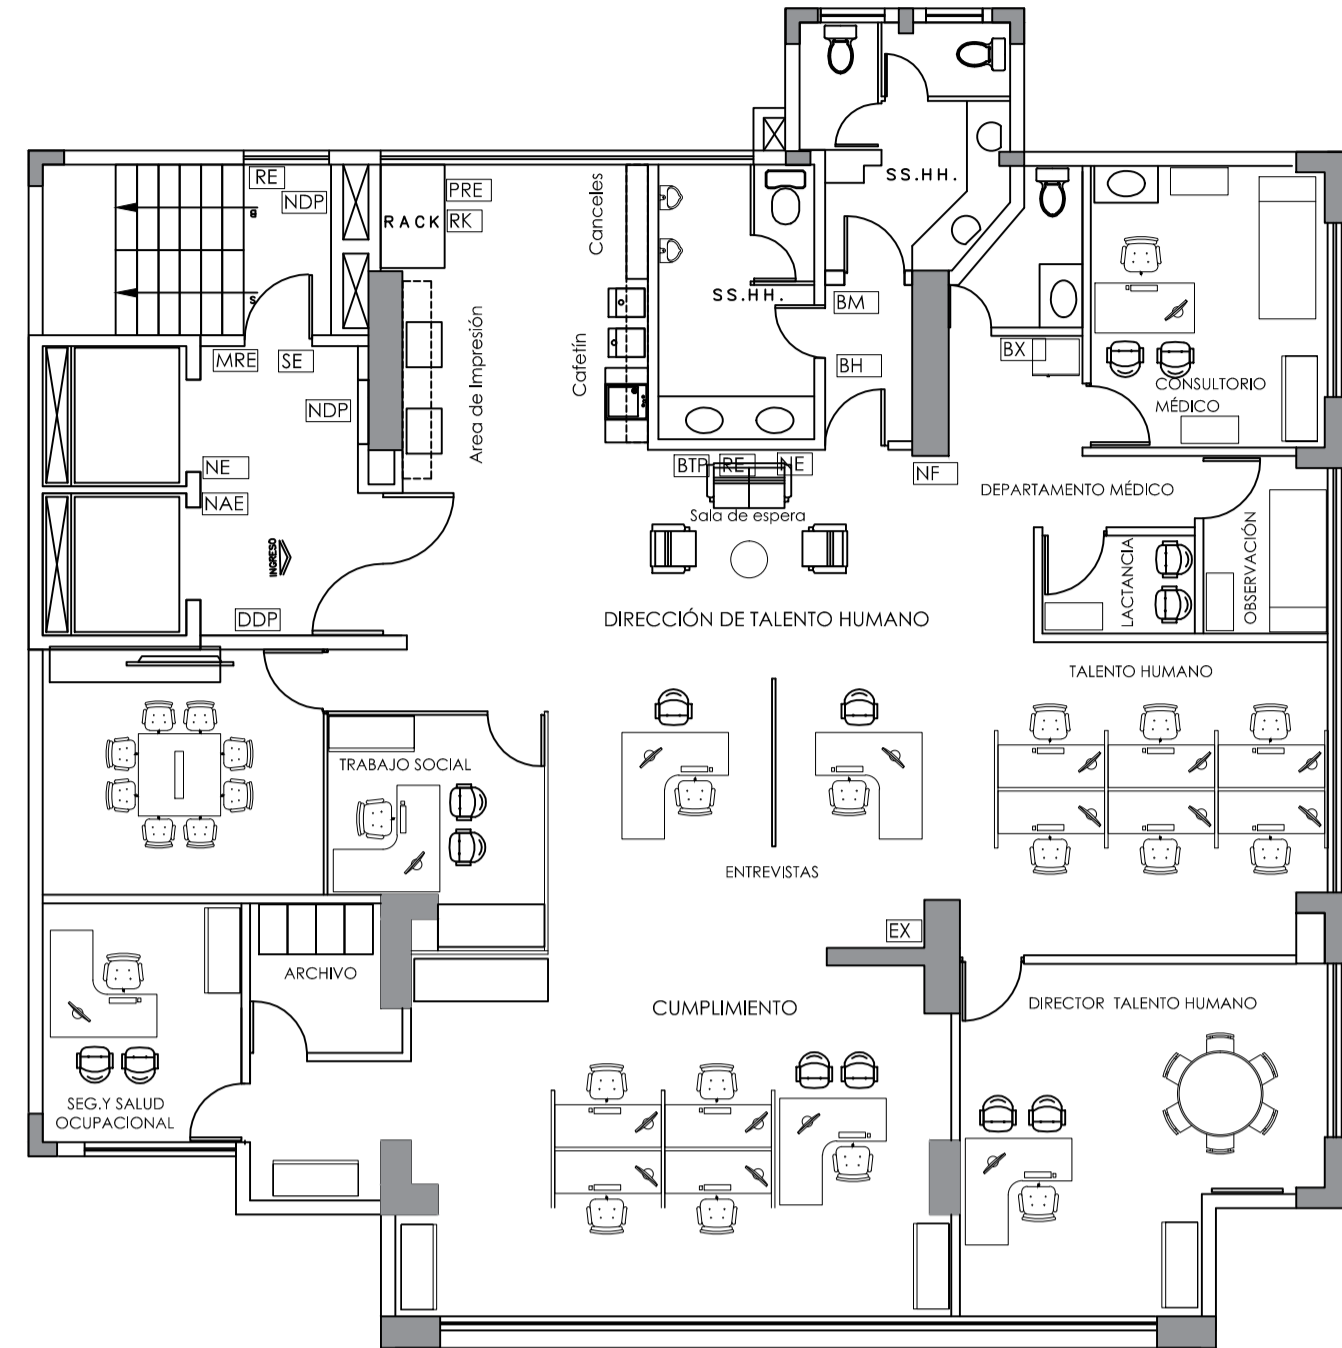


PISO 3

SEÑALÉTICA, SALUD OCUPACIONAL, SEGURIDAD INDUSTRIAL				
IDENTIFICACIÓN	CODIGO	DESCRIPCION	UNIDAD	CANTIDAD
EXCO2	SOSI-1	Extintor 10 Kg. ABC CO2 Incluye soporte de pared	u	2,00
EX	SOSI-2	Extintor POS 10 Lbs., incluye soporte de pared	u	16,00
BTP	SOSI-3	Botiquin tipo pared	u	15,00
RE	SOSI-4	Rótulos RUTA DE EVACUACIÓN	u	35,00
SE	SOSI-5	Rótulos SALIDA DE EMERGENCIA	u	21,00
MRE	SOSI-6	Mapa de RECURSOS, RIESGOS Y EVACUACIÓN	u	18,00
EX	SOSI-7	Rótulos EXTINTOR CONTRA INCENDIOS	u	18,00
NE	SOSI-8	Rótulos NÚMEROS DE EMERGENCIA	u	16,00
PRE	SOSI-9	Rótulos PELIGRO, RIESGO ELÉCTRICO	u	16,00
PE	SOSI-10	Rótulo PUNTO DE ENCUENTRO	u	1,00
DDP	SOSI-11	Directorios de piso 0,90 x 0,60 m.	u	16,00
NDP	SOSI-12	Números de piso	u	31,00
PUA	SOSI-13	Rótulos PROHIBIDO USAR ARMAS, GORRAS, ETC.	u	2,00
NF	SOSI-14	Rótulos NO FUMAR	u	19,00
HDA	SOSI-15	Rótulos HORARIOS DE ATENCIÓN	u	1,00
C1	SOSI-16	Rótulos CAJA No. X	u	6,00
CE	SOSI-17	Rótulo CAJA ESPECIAL	u	1,00
NAE	SOSI-18	Rótulos NO USAR ASCENSORES EN CASO DE EMERGENCIA	u	16,00
AR	SOSI-19	Rótulos AREA RESTRINGIDA	u	5,00
CDC	SOSI-20	Rótulos CUENTE SU DINERO EN CAJA	u	7,00
RACK	SOSI-21	Rótulos RACK	u	13,00
JDA	SOSI-22	Rótulo JEFE DE AGENCIA	u	1,00
BDS	SOSI-23	Rótulo BALCON DE SERVICIOS	u	2,00
AS	SOSI-24	Rótulo ASESORES	u	5,00
SO	SOSI-25	Rótulo SUPERVISOR OPERATIVO	u	1,00
BOV	SOSI-26	Rótulo BÓVEDA	u	1,00
BX	SOSI-27	Rótulos BAÑO MIXTO	u	4,00
BH	SOSI-28	Rótulos BAÑO HOMBRES	u	12,00
BM	SOSI-29	Rótulos BAÑO MUJERES	u	12,00

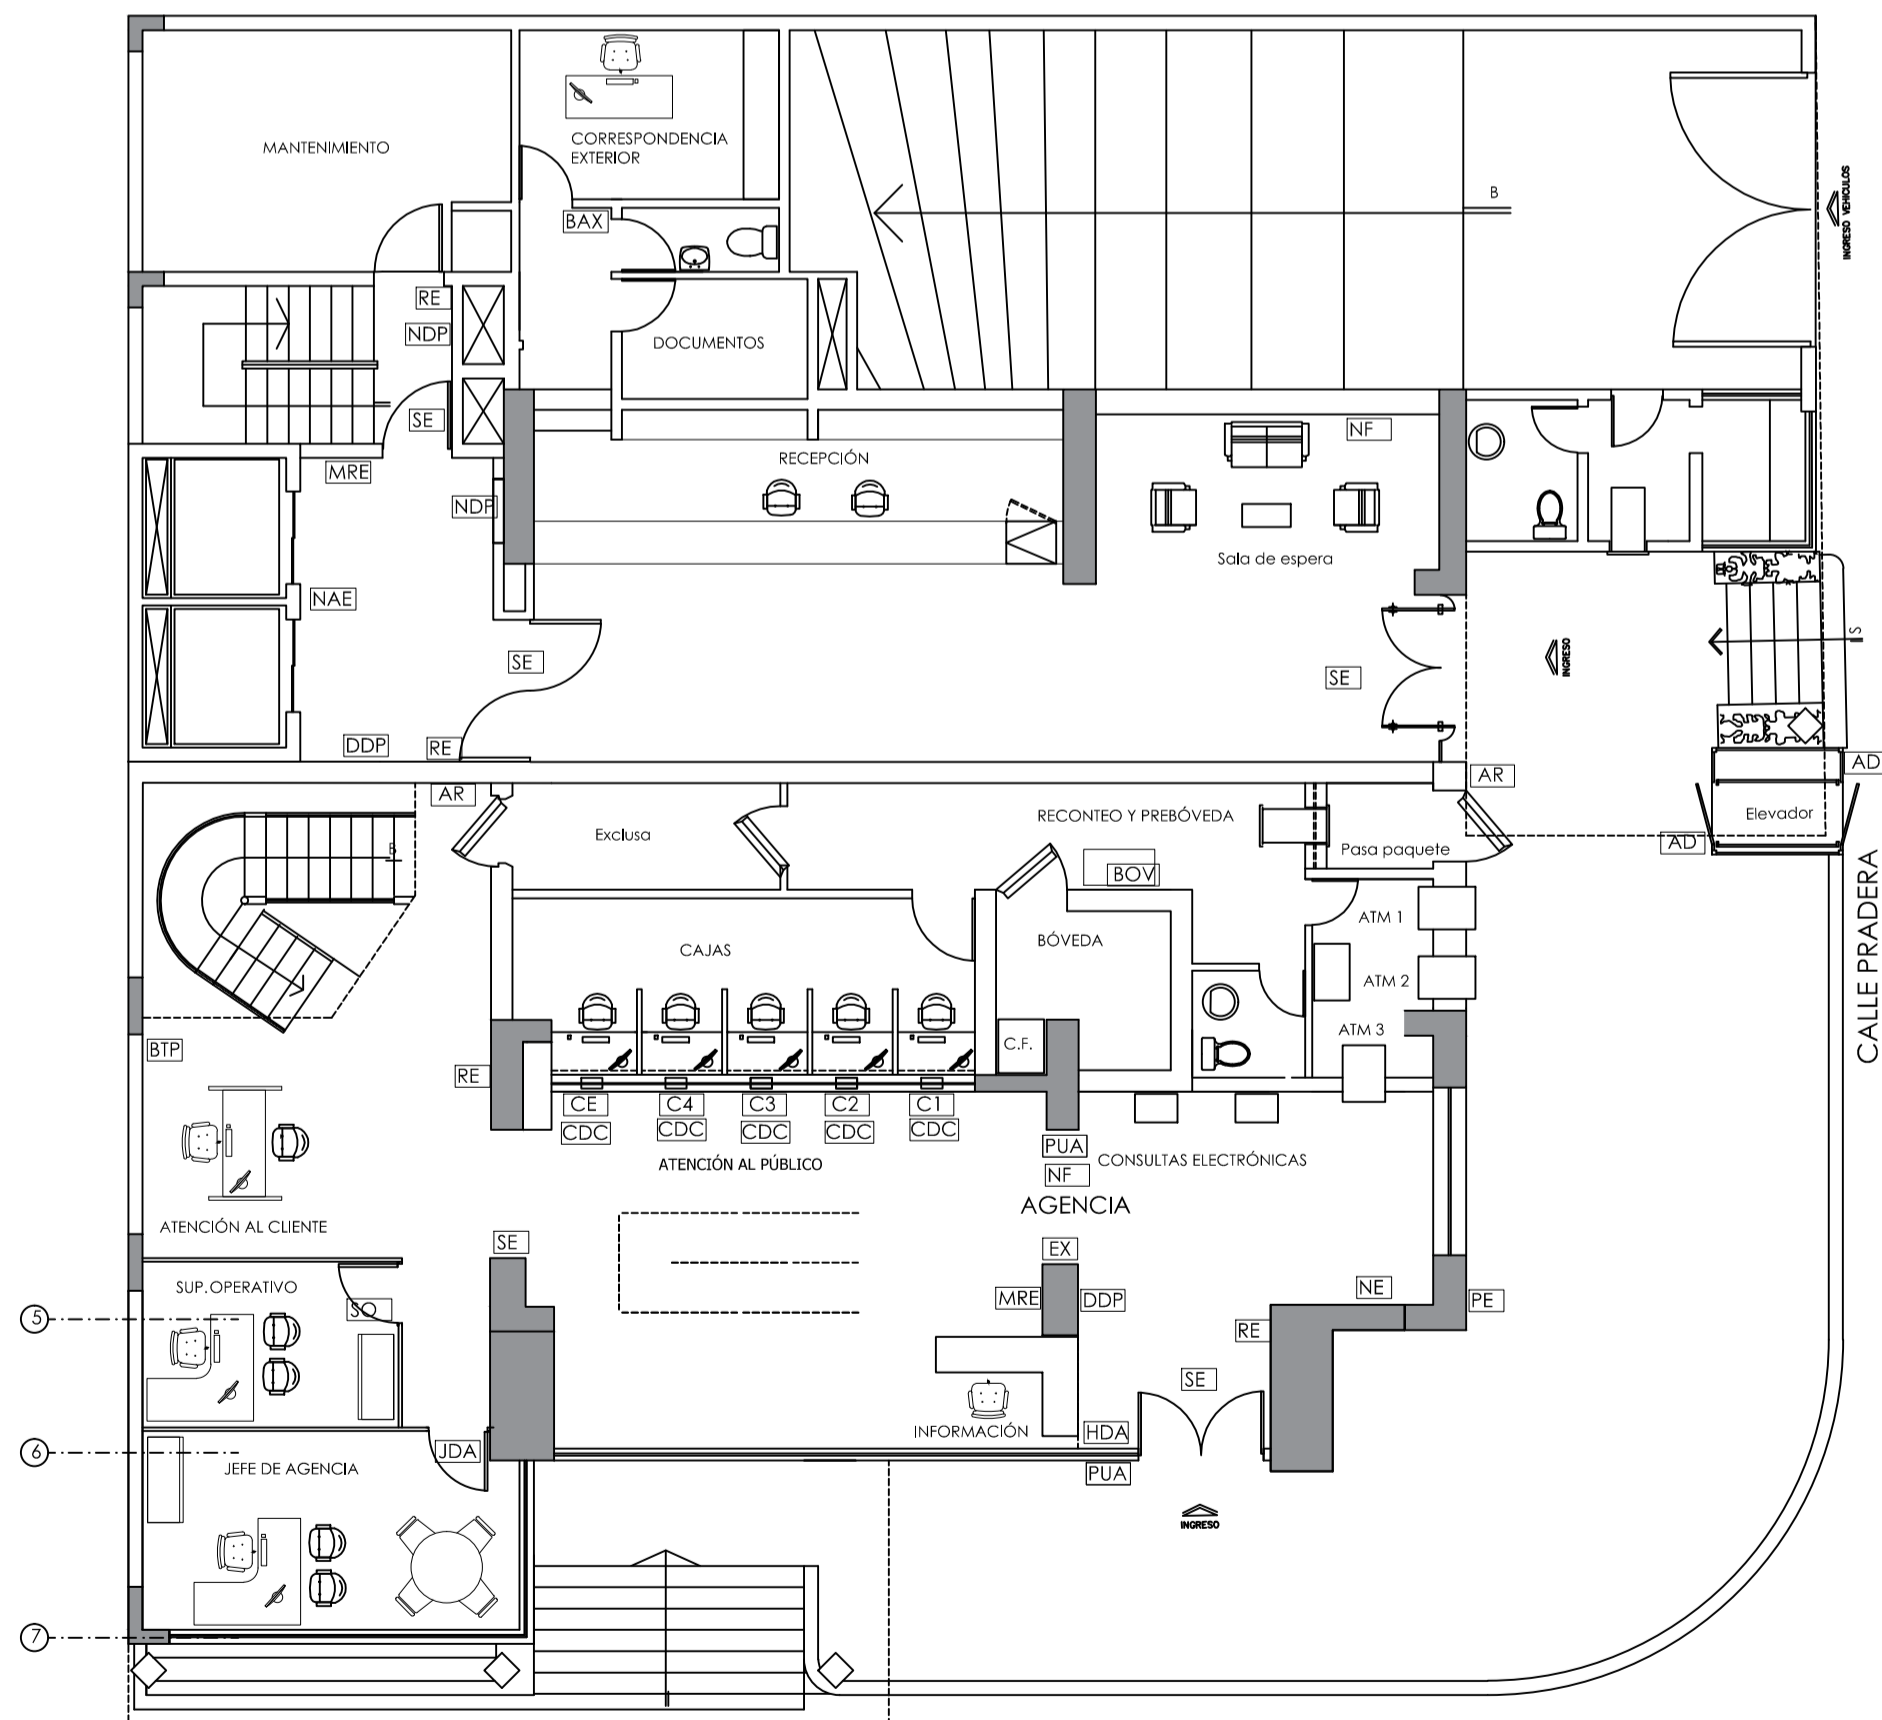

PLANTA BAJA

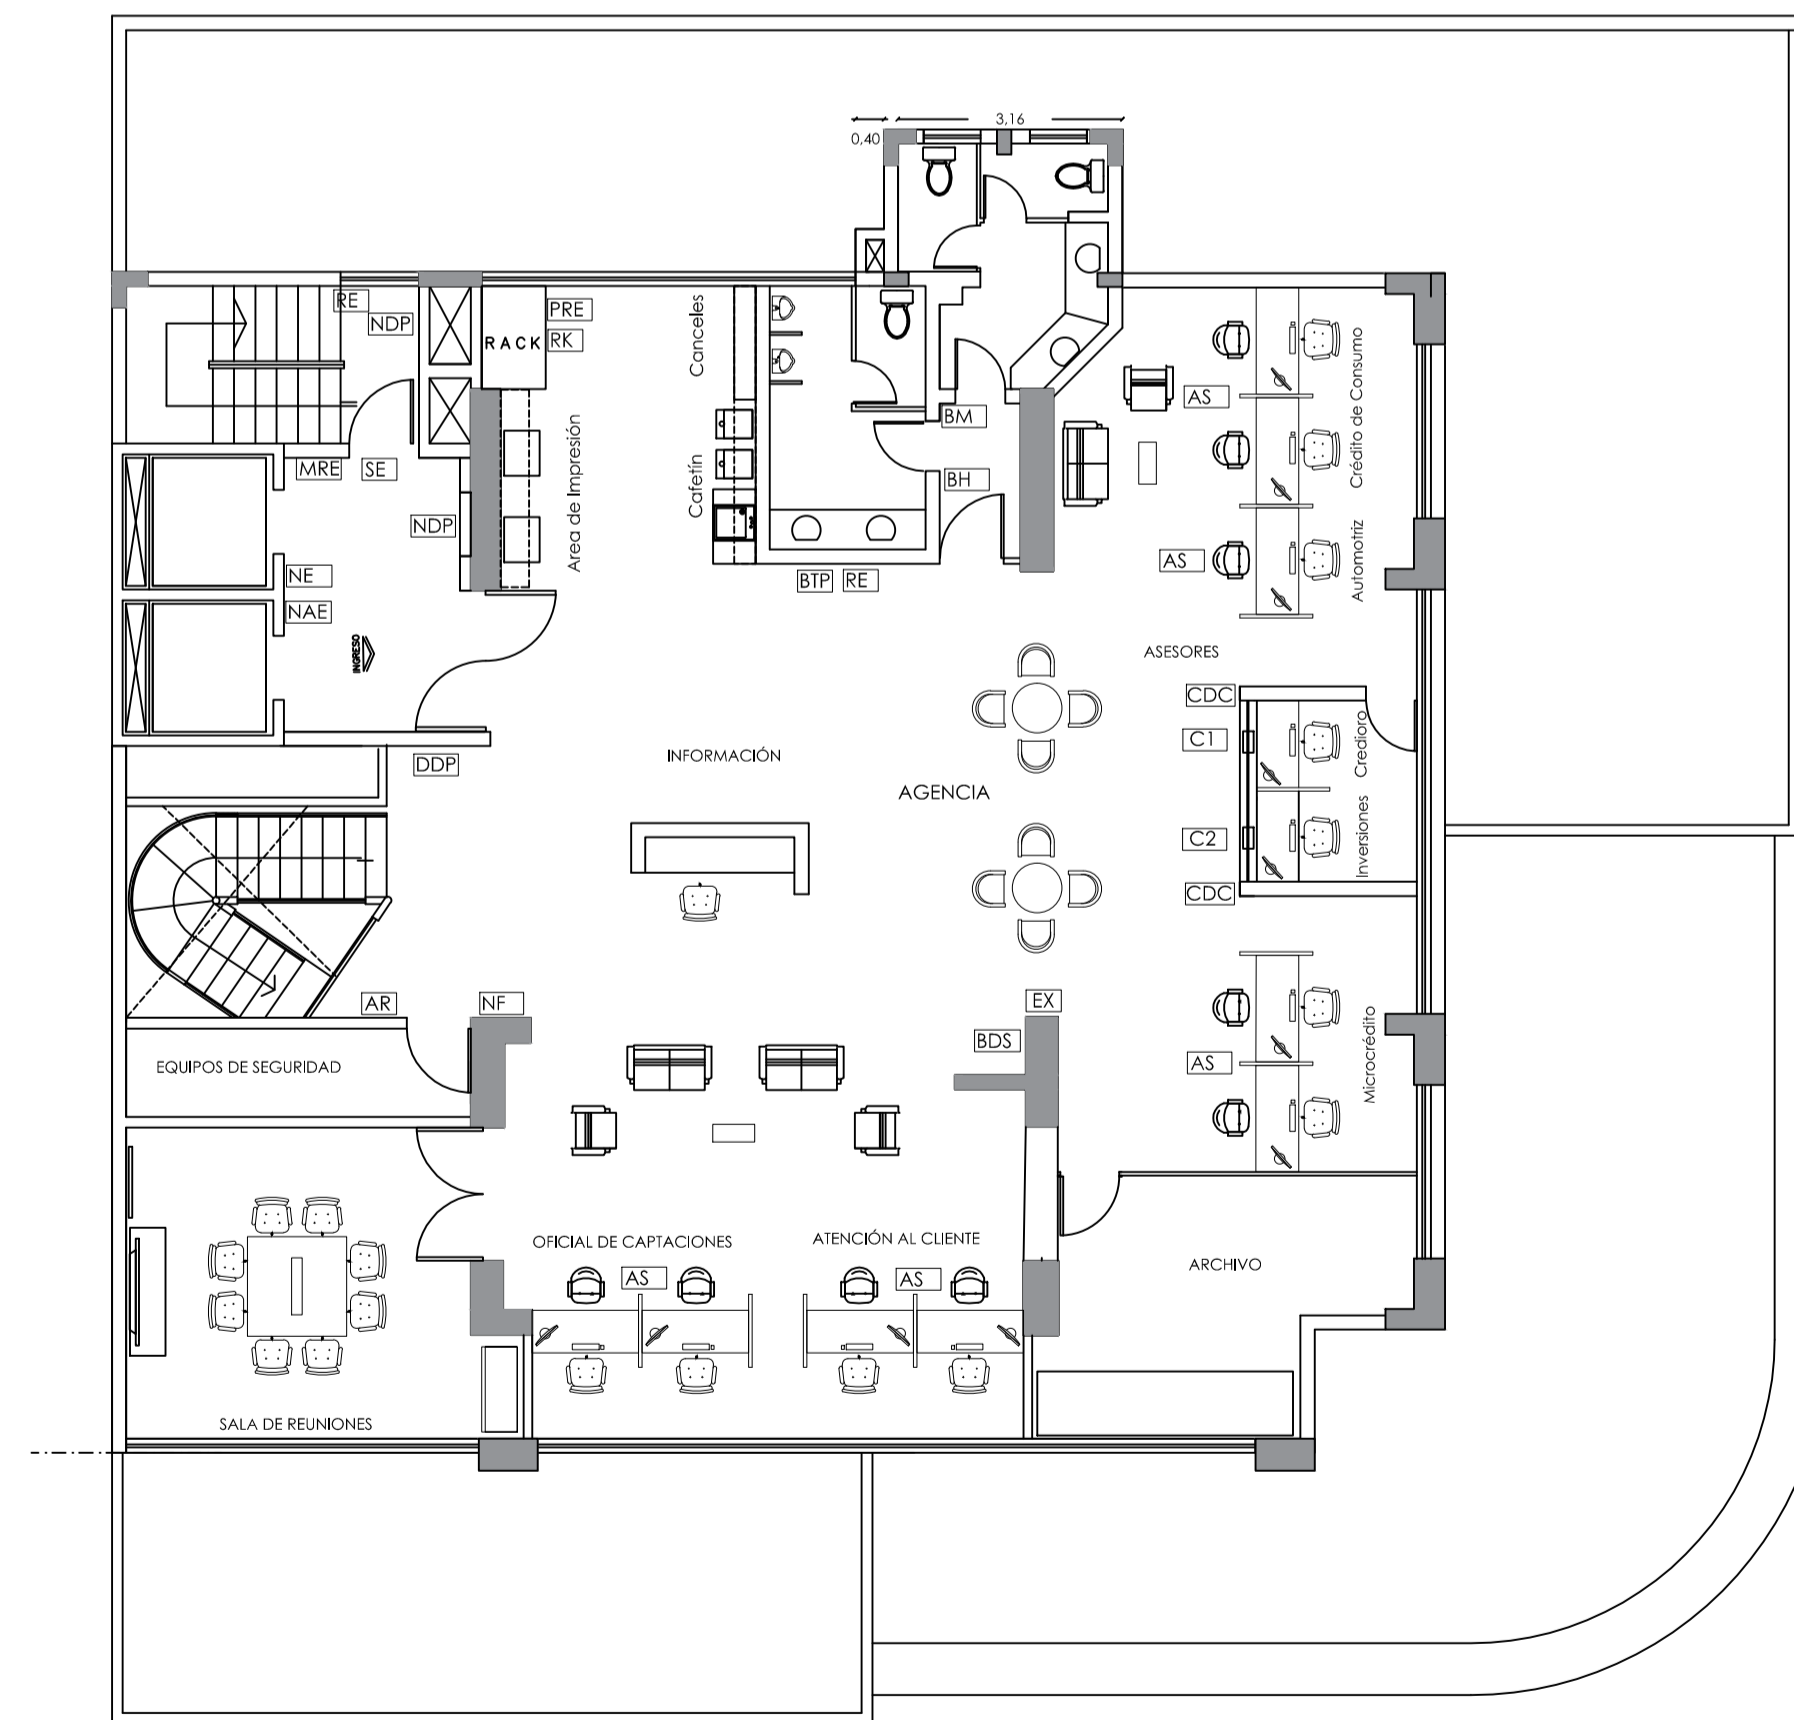

PISO 1

NOMBRE REHABILITACIÓN EDIFICIO LA PRADERA			
UBICACIÓN AV. REPÚBLICA Y PRADERA		CLAVE CATASTRAL 1070514008	
CONTIENE SEÑALÉTICA PLANTA BAJA PISO 1 PISO 2 PISO 3		LÁMINA S1 DE 3	Número Predial 0063325 Escala: 1:100 Fecha: 07 de marzo 2020 Dibujo: Marcelo Ramón
PROYECTO: Arq. Juan Carlos Echeverría - P4494 Sensescyt: 1005-13-1238091		PROPIETARIO: COOPERATIVA 29 DE OCTUBRE CIA. LTDA. Eco. Freddy Blas Gallegos Bayas GERENTE	
SELLOS MUNICIPALES			